


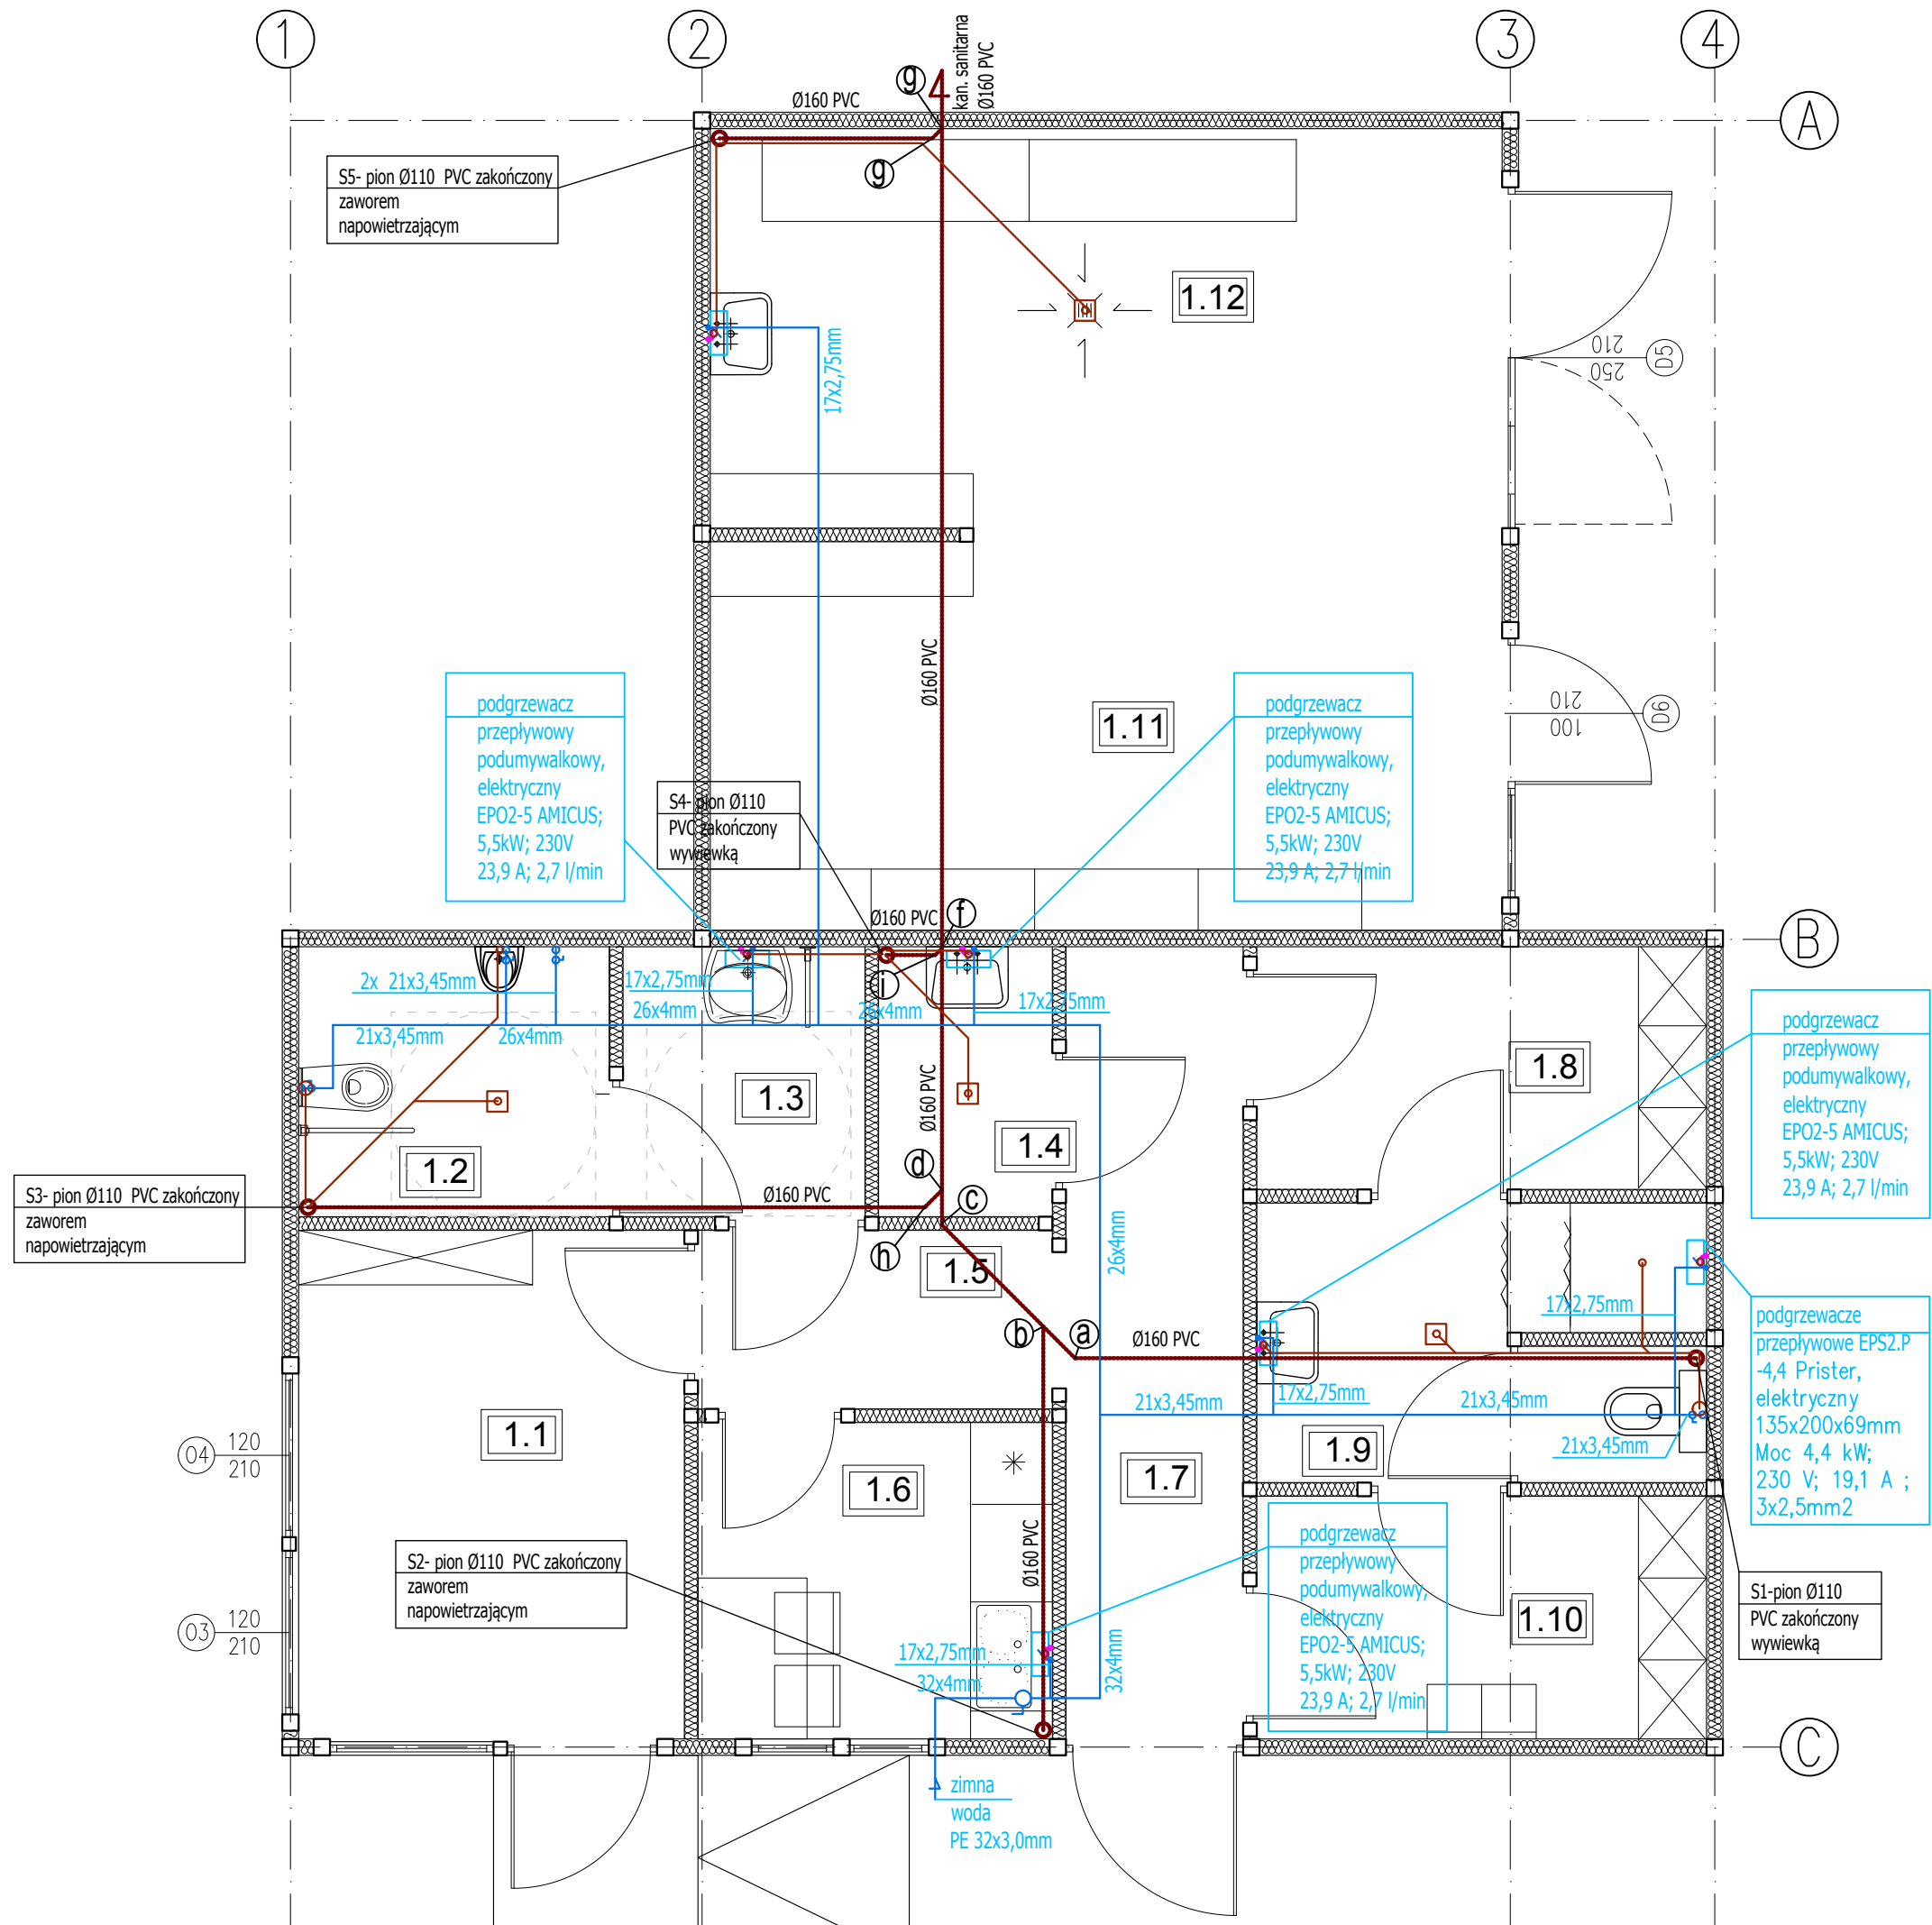

— Kanalizacja sanitarna, podposadzkowa
— z rur PVC SN8, lita
— Kanalizacja sanitarna, rozprzewadzenie
— w posadzce z rur PP HT Plus
— Instalacja wody zimnej z rur TC
— flex , rozprzewadzenie w posadzce
— i po wierzchu ścian

ATM "ATM" Krzysztof Miklaszewicz- usługi budowlane 15-399 Białystok, ul.Składowa 12 lok. 107 tel. 85 742 40 08 wew. 20 , atmprojekty@interia.pl		NR RYS. S6 DATA: 30.11.2021
NAZWA I ADRES OBIEKTU BUDOWLANEGO: PUNKT SELEKTYWNEJ ZBIÓRKI ODPADÓW KOMUNALNYCH NA DZIAŁCE NR GEOD. 42/15 W RYNIE, GM.RYN		
STADIUM PROJEKTU: PT	NAZWA RYSUNKU: RZUT PRZYZIEMIA- BUDYNEK ADMINISTRACYJNY- INSTALACJA WOD-KAN	SKALA: 1:50
SPECJALNOŚĆ: SANITARNA:	PROJEKTANCI: mgr inż. MARZENA SOKÓŁ nr upr. PDL/0077/PWBS/19	PODPIS:
SPECJALNOŚĆ: SANITARNA:	SPRAWDZAJĄCY: mgr inż. ANNA SOŁOMIANKO nr upr. PDL/0052/PWBS/20	PODPIS:
OPRACOWANIE CHRONIONE PRAWEM AUTORSKIM		